
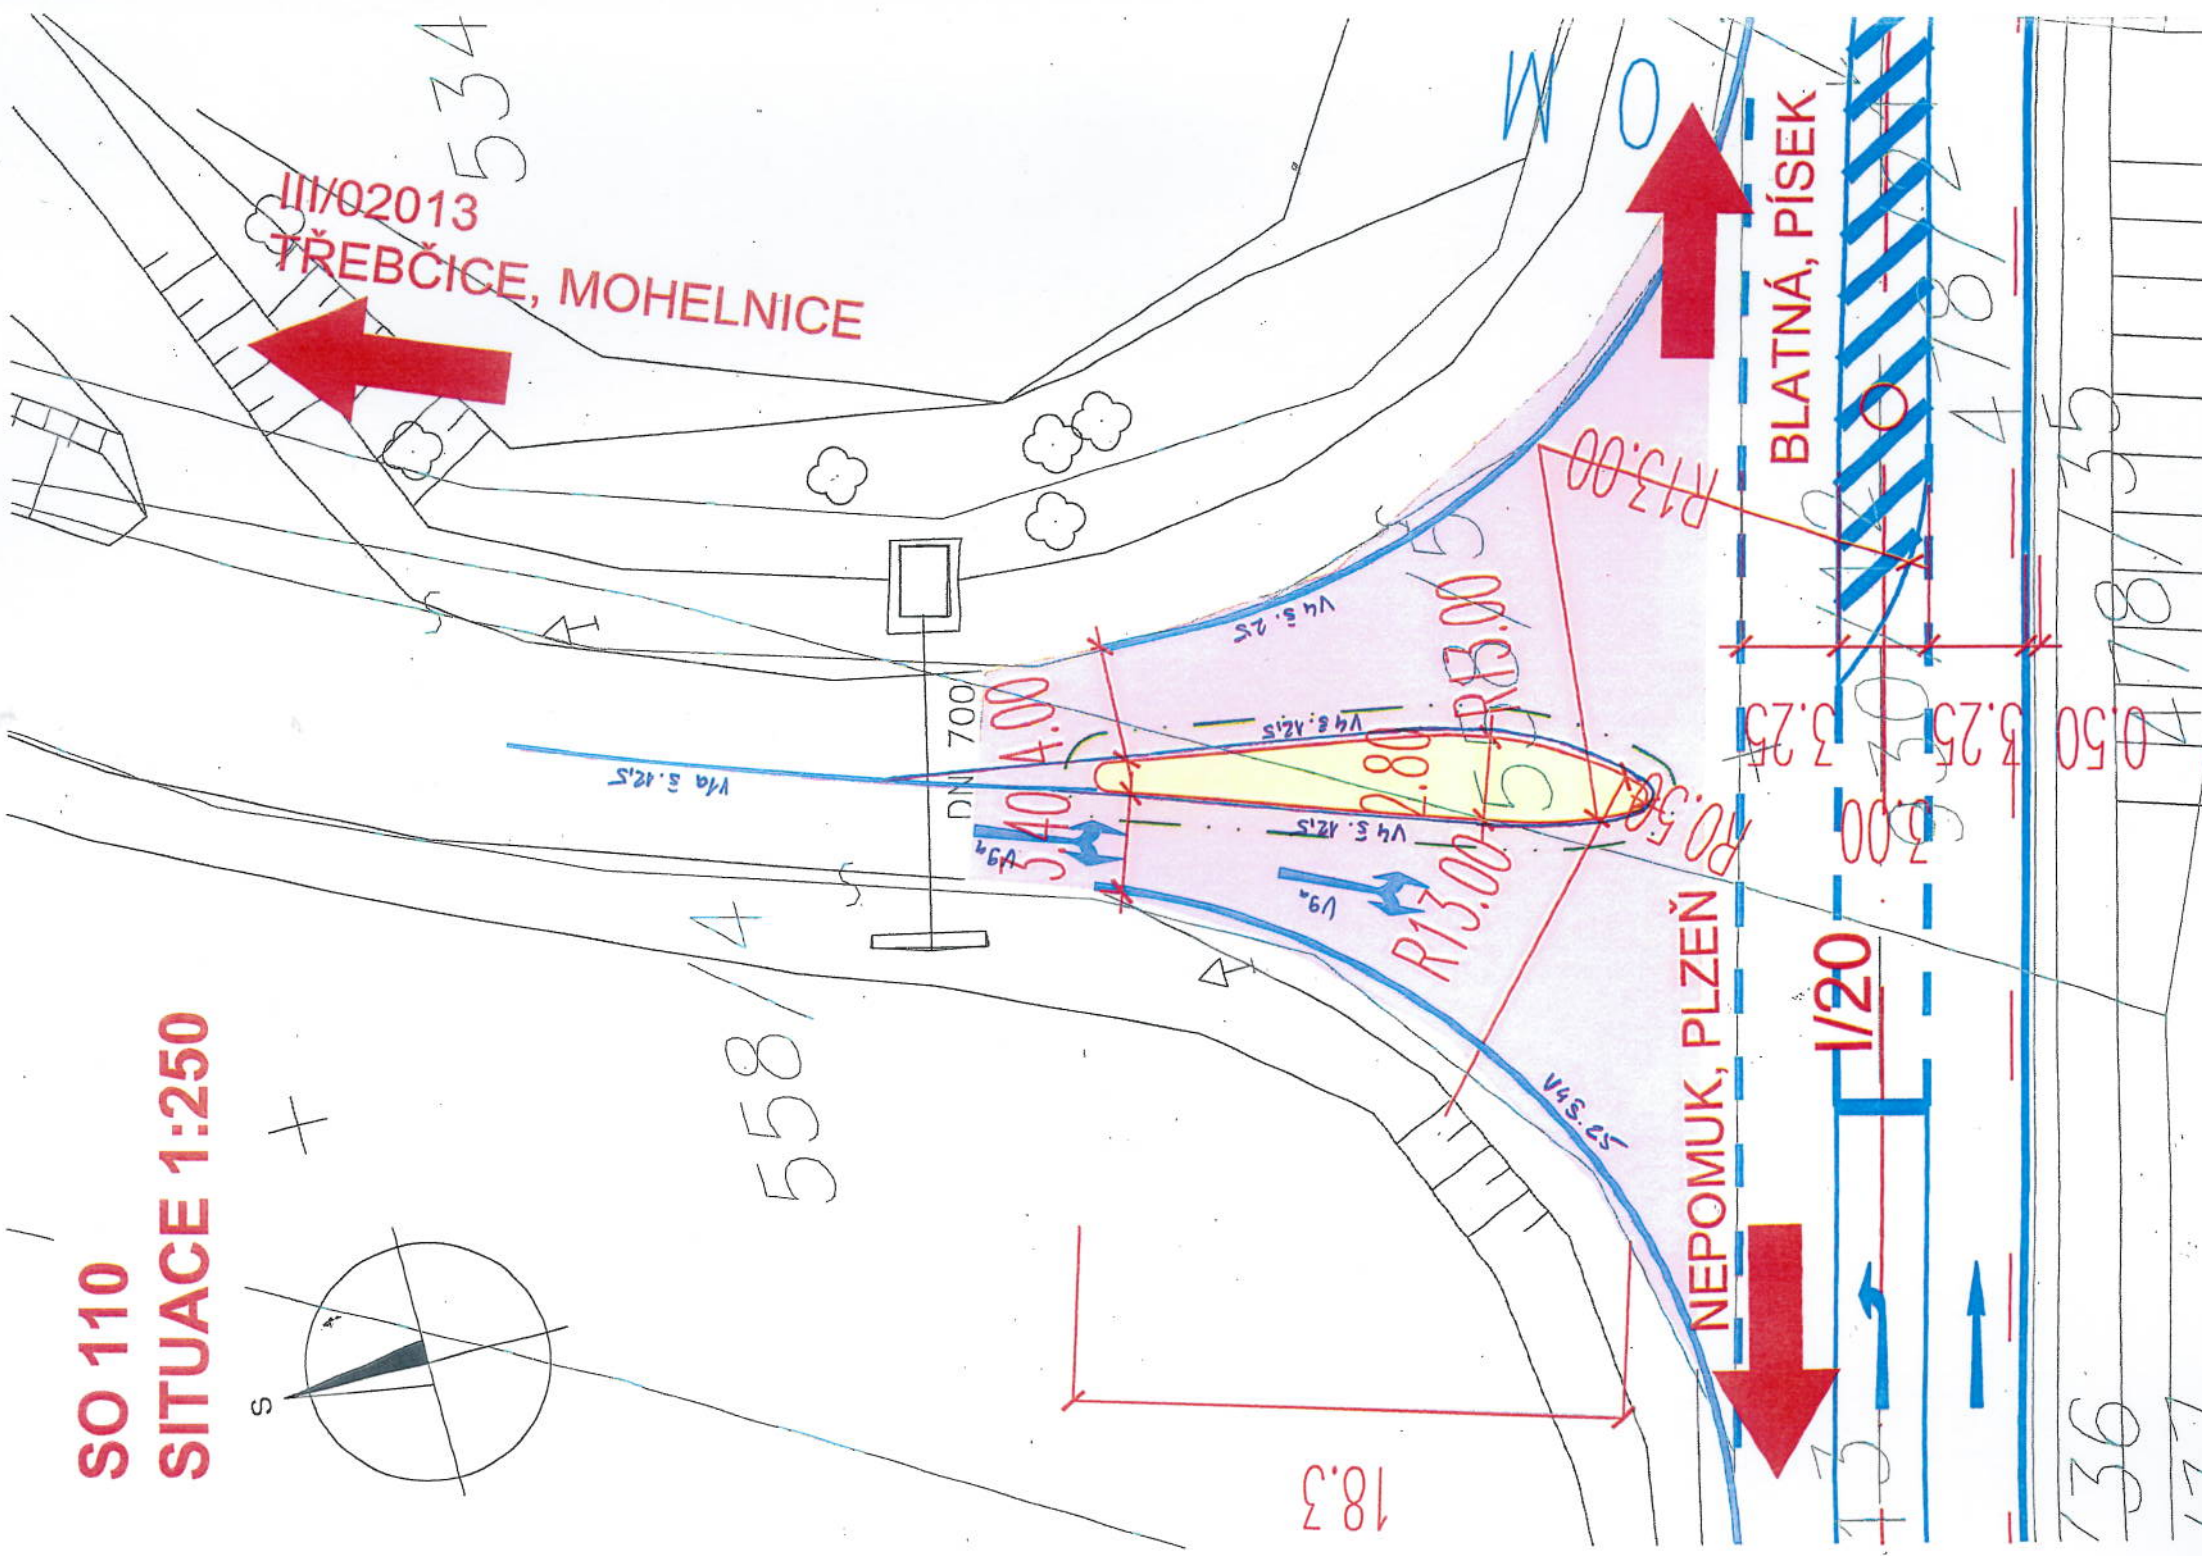


SO 110
SITUACE 1:250

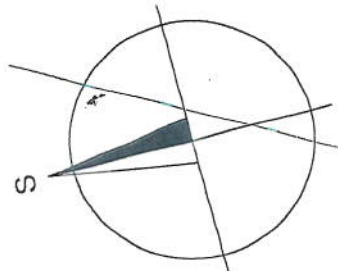

- SEZNAM OBJEKTŮ:
- 100 Pozemní komunikace
 - 110 Dělicí ostrůvek
 - 180 Dopravně inženýrská opatření
 - 190 Dopravní značení sil. I. třídy
 - 193 Dopravní značení sil. III. třídy

- LEGENDA STÁV. INŽ. SÍTÍ:
- STÁVAJÍCÍ PLYNOVOD VTL
 - STÁVAJÍCÍ SDĚLOVACÍ KABELY
 - STÁVAJÍCÍ SILNOPROUD NN

LEGENDA NOVÝ STAV:

- NOVÝ STAV
- NOVÉ VODOROVNÉ DOPRAVNÍ ZNAČENÍ – SIL. I. TŘ.
- NOVÉ VODOROVNÉ DOPRAVNÍ ZNAČENÍ – SIL. III. TŘ.
- STÁVAJÍCÍ STAV
- OBVOD STAVBY
- HRANICE PARCEL KN, PARC. ČÍSLO
- HRANICE PARCEL PK, PARC. ČÍSLO
- HRANICE KAT. ÚZEMÍ

- PŘEJÍZDNÝ ZVÝŠENÝ DĚLICÍ OSTRŮVEK Z DLAŽBY
- VÝMĚNA OBRUSNÉ VRSTVY

POZNÁMKA:

I. ZÁKRESY INŽENÝRSKÝCH SÍTÍ:
JSOU PROVEDENY DLE PODKLADŮ PŘÍSLUŠNÝCH SPRÁVCŮ. PŘED ZAHÁJENÍM STAVEBNÍCH PRACÍ JE NUTNÉ JEJICH OVĚŘENÍ A VYTYČENÍ V CELÉM ZÁJMOVÉM ÚZEMÍ STAVBY.

II. OCHRANNÁ A BEZPEČNOSTNÍ PÁSMA:

Silniční ochranná pásma jsou dle zákona č. 13/1997 Sb. §30 následující:
OSTAŇNÍ SILNICE I. TŘ., MK I. TŘÍDY
SILNICE II. a III. TŘ. a MK II. TŘ.
Ochranná pásma zařízení elektrizační soustavy jsou dle zákona č. 458/2000 Sb. §46 následující:
Elektro nadzemní vedení
NAPĚTÍ NAD 1 KV DO 35 KV VČETNĚ
NAPĚTÍ NAD 35 KV DO 110 KV VČETNĚ
Elektro podzemní vedení
SILNOPROUDÁ VEDENÍ DO 110 KV VČETNĚ
SILNOPROUDÁ VEDENÍ NAD 110 KV VČETNĚ
Ochranná pásma telekomunikačního vedení jsou dle zákona č. 127/2005 Sb. §102, §103 následující:
PODZEMNÍ KOMUNIKAČNÍ VEDENÍ
Ochranná pásma plynárenských zařízení jsou dle zákona č. 458/2000 Sb. §68 následující:
VTL PLYNOVODY
4 m (od půdorysu)
1,5 m (od krajního kabelu)
3 m (po obou stranách krajního kabelu)
1 m (po obou stranách krajního kabelu)
12 m (od krajního vodiče)
7 m (od krajního vodiče)
15 m (od osy vozovky nebo osy přílehlého jízdního pásu)
50 m (od osy vozovky nebo osy přílehlého jízdního pásu)

Ředitelství silnic a dálnic ČR
Na Pankráci 546/56
140 00 Praha 4 - Nusle

KRAJSKÉ ŘEDITELSTVÍ POLICIE
PLZEŇSKÉHO KRAJE
ODBOR SLUŽBY DOPRAVNÍ POLICIE
306 28 PLZEŇ, NADRAŽNÍ 2

4.4.2016
4.1.1217-401-10/14-2015-030077
kpt. Ing. Martin Cibulka
278722

JTSK

Bpv

PROJEKTOVÁ, INŽENÝRSKÁ A KONZULTAČNÍ ORGANIZACE CERTIFIKÁT ISO 9001 VPO DECO PRAHA s.r.o., PODBAŠKÁ 1014/20, 160 00 PRAHA 6 www.vpugraha.cz				ATELIÉR DOPRAVNÍCH STAVEB	
PROJEKTANT Ing. Jiří Čtřibor	VYPRACOVAL Ing. Jiří Čtřibor	KONTROLA Ing. Tomáš ROZTOČIL	HIP Ing. Jiří Čtřibor	ČÍSLO ZAKÁZKY 1-0436-01/30	DOKUMENTACE DOS/PDPS
AKCE I/20 Nepomuk – pruh pro levé odbočení v km 117,552 S0 110 Dělicí ostrůvek				MĚŘÍTKO 1:250	DATUM 01.2015
OBSAH PŘÍLOHY				POČET FORMÁTŮ 2x A4	ČÍSLO KOPIE
SITUACE				ČÁST C.1	ČÍSLO PŘÍLOHY 2
				KÓD	

DOKUMENTACE LZE UŽÍVAT POUZE VE SMYSLU PŘÍSLUŠNÉ SMLOUVY O DÍLO. VÝKRES, ČI JEHO ČÁST, MŮŽE BÝT KOPÍROVÁN NEBO JINÝM ZPŮSOBEM ROZŠŮŘOVÁN POUZE PO PŘEDCHOZÍM SOUHLASU VPO DECO PRAHA s.r.o.