


B.2 PŘEHLEDNÁ SITUACE 1:10000

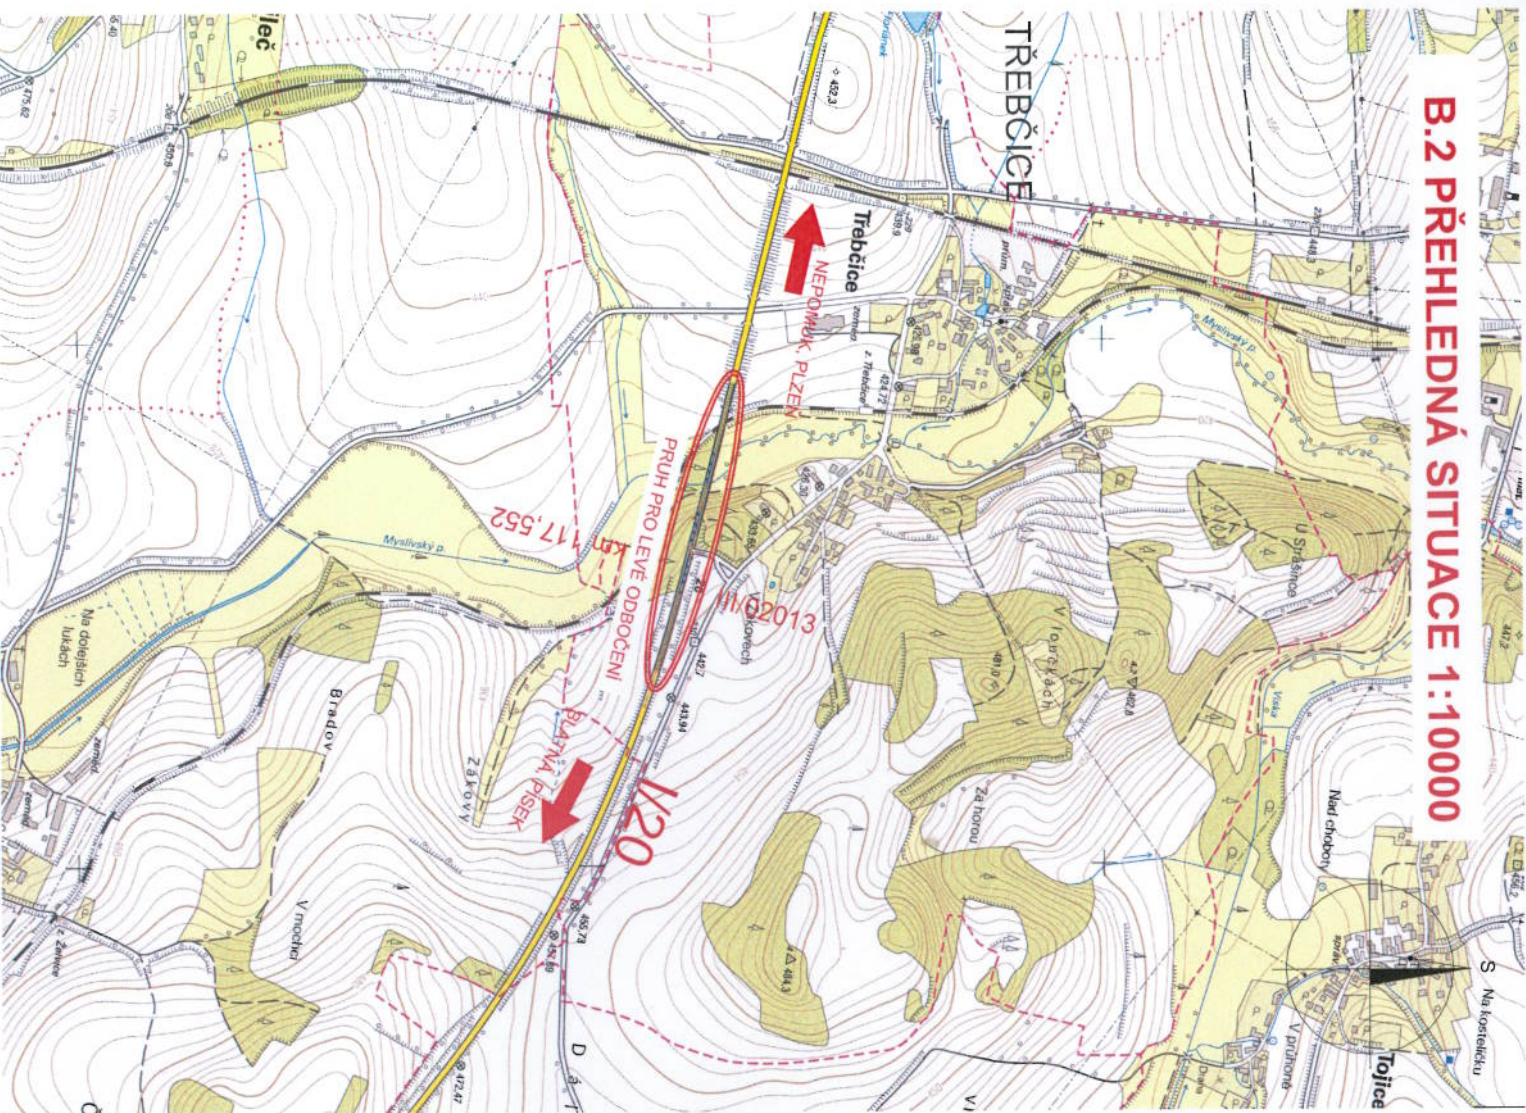

OBJEDNATEL



Ředitelství silnic a dálnic ČR
Na Pankraci 546/56
140 00 Praha 4 - Nusle

JTSK

PROJEKTOVÁ, INŽENÝRSKÁ A KONSULTAČNÍ ORGANIZACE

CERTIFIKÁTI ISO 9001
VÝB DECO PRAHA s.r.o., PODBESKÁ 1014/20, 160 00 PRAHA 6
DIČ CZ60193280
www.vpupraha.cz

PROJEKTANT Ing. Jiří Cibor VYPRACOVAL Ing. Jiří Cibor KONTROLA Ing. Tomáš Roztočil HIP Ing. Jiří Cibor

ACE I/20 Nepomuk – pruh pro levé odbočení v km 117,552

B – SOUHRNNÉ ŘEŠENÍ STAVBY

PŘEHLEDNÁ SITUACE

POZNÁMKA: IZE ÚDAJŮ POUZE VE SMĚRU PŘEHLEDNÉ SITUACE O BĚHU PRŮJEKTU. DĚLO JE PŘÍKLADNĚ VYKRESLENO VĚSTVÍM ZPŮSOBEM. POUZE PO PŘEDCHOZÍM SOUHLASÍ VÝB DECO PRAHA s.r.o.

Bpv



ATELIÉR DOPRAVNÍCH STAVEB

ČÍSLO ZAKÁZKY 1-0436-01/30

DOKUMENTACE DOS/PDPS

MĚŘÍTKO 1:10000

DATUM 01.2015

POČET FORMÁTŮ 2x44

ČÁST B

ČÍSLO PŘÍLOHY 2

ČÍSLO KOPIE